
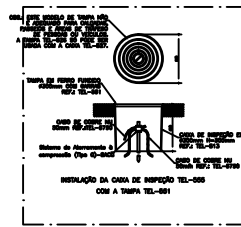


1 PLANTA BAIXA
ESCALA 1:100

LEGENDA

SÍMBOLO	DESCRIÇÃO
[Symbol]	CAIXA DE EQUALIZAÇÃO VER DETALH
[Symbol]	DETALHE DE CAIXA DE RESERVA VER DETALH
[Symbol]	TERMINAL ADESO DA BARRA CHATA DE ALUMÍNIO 10x10 x 30mm VER DETALHE 02
[Symbol]	BARRA CHATA DE ALUMÍNIO 10x10x30mm TEL-171
[Symbol]	DESMO DE MÓDULO VER DETALHE 03
[Symbol]	FRANCO ACRÉSCIMO DE BARRA COM PARAFUSO DE 8x16 x 6-PC/CA. REF. TEL-020
[Symbol]	CAIXA DE INSERÇÃO EM CIMENTO ADESO 800mm x 100mm TEL-013 (MÓDULO DE ATERRAMENTO TIPO COPRINTECO ALTA CAPACIDADE 800x100x100)
[Symbol]	CAPTOR TIPO FRANKLIN

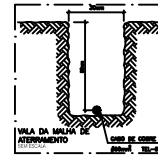

AUTORES DO PROJETO: CARLA KATRYNE SILVA
CREA 181614920-9

PROPRIETÁRIO: PREFEITURA MUNICIPAL DE CASPESSE
CNPJ - 01.631.804/0001-07

DATA	REVISÃO	DESCRIÇÃO

CK CARLA KATRYNE
Engenheira Civil
CREA 181614920-9

OBJETIVO: CONDIÇÃO DE MALHA TERRESTRE BARRA DE AÇO - 100

TIPO DE PROJETO: PROJETO DE ATERRAMENTO



PROJETADE: CARLA KATRYNE

PROPRIETÁRIO: CARLA KATRYNE

PROPRIETÁRIO TÉCNICO	DATA	ESCALA	TÍTULO DO CONTEÚDO
CARLA KATRYNE	04/04/2024	1:100	SISTEMA DE MALHA DE ATERRAMENTO

SISTEMA DE MALHA DE ATERRAMENTO
CONSTRUTIVOS E LEGENDAS




PLA 001/002-00

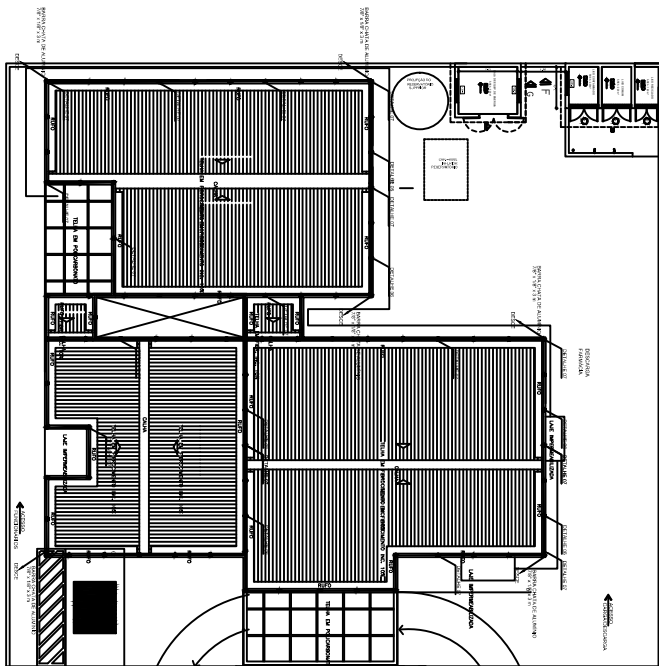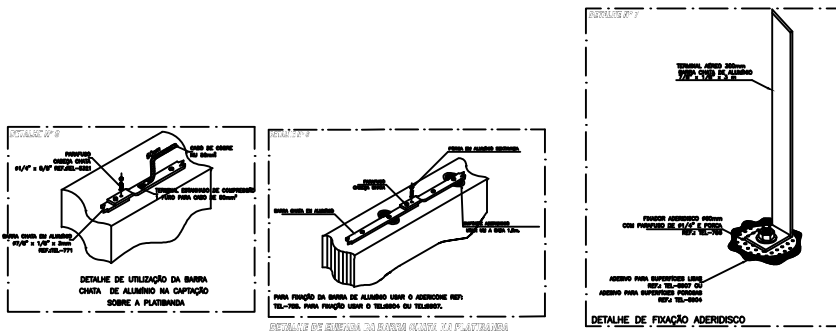

1 PLANTA BAIXA COBERTA
ESCALA 1:100

LEGENDA

SÍMBOLO	DESCRIÇÃO
[Symbol]	CAIXA DE EQUALIZAÇÃO VER DETALH
[Symbol]	DETALHE DA CAIXA DE RESERVA VER DETALH
[Symbol]	TERMINAL ADESO DA BARRA CHATA DE ALUMÍNIO 10x10 x 30mm VER DETALHE 02
[Symbol]	BARRA CHATA DE ALUMÍNIO 10x10x30mm TEL-171
[Symbol]	DESMO DE MÓDULO VER DETALHE 03
[Symbol]	FRANCO ACRÉSCIMO DE BARRA COM PARAFUSO DE 8x16 x 6-PC/CA. REF. TEL-020
[Symbol]	CAIXA DE INSERÇÃO EM CIMENTO ADESO 800mm x 100mm TEL-013 (MÓDULO DE ATERRAMENTO TIPO COPRINTECO ALTA CAPACIDADE 800x100x100)
[Symbol]	CAPTOR TIPO FRANKLIN

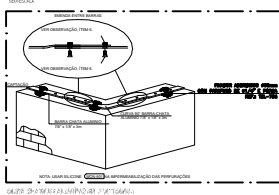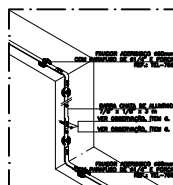 

AUTORES DO PROJETO: CARLA KATRYNE SILVA
CREA 181614920-9

PROPRIETÁRIO: PREFEITURA MUNICIPAL DE CASPESSE
CNPJ - 01.631.804/0001-07

DATA	REVISÃO	DESCRIÇÃO

CK CARLA KATRYNE
Engenheira Civil
CREA 181614920-9

OBJETIVO: CONDIÇÃO DE MALHA TERRESTRE BARRA DE AÇO - 100

TIPO DE PROJETO: PROJETO DE ATERRAMENTO

PROJETADE: CARLA KATRYNE

PROPRIETÁRIO: CARLA KATRYNE

PROPRIETÁRIO TÉCNICO	DATA	ESCALA	TÍTULO DO CONTEÚDO
CARLA KATRYNE	04/04/2024	1:100	SISTEMA DE CAPTAÇÃO E DESCIDAS

SISTEMA DE CAPTAÇÃO E DESCIDAS
CONSTRUTIVOS E LEGENDAS

PLA 002/002-00